

0	05/10/2021	22	-	Prima emissione	
REV.	DATA	DESEGNO	CONTROLLATO	APPROVATO	VERIFICA
					NOME
					DESCRIZIONE REVISIONE

**SIBELCO GREEN SOLUTIONS S.r.l.**  
 (C.F. / P.I. 04078170273)  
 Via dell'Artigianato n. 41  
 30024 Musile di Piave - Venezia - Italia  
 Tel. (+39) 0421 333279 Email: [musile@sibelco.com](mailto:musile@sibelco.com) [pec@sibelco.com](mailto:pec@sibelco.com)

**PROCEDIMENTO DI AUTORIZZAZIONE UNICO REGIONALE**  
 - PAUR Art. 27bis D.Lgs. 152/06 -

**PROGETTO DI MODIFICA SOSTANZIALE**  
**DETERMINA N. 247 PROT. 6663/2019 DEL 30.01.2019**  
**COME VOLTURATA DALLA DETERMINA N. 380**  
**PROT. N. 10196 DEL 26.02.2021**

LOCALIZZAZIONE: COMUNE DI MUSILE DI PIAVE - Via dell'Artigianato



FIRMA TECNICA:  
 Ing. Loris Dus      Dott. David Massaro

ELABORATO N.: **02.1D**      TITOLO: **STATO AUTORIZZATO**  
**Planimetria reti antincendio**  
**e sicurezza civ. 41**      SCALA: i.d.

DATA: 05 Ottobre 2021  
 ARCHIVO INFORMATICO: 2021-SGS-PAUR-02.1D-00



**DUS** STUDIO D'INGEGNERIA  
 Progettazione, direzione e direzione generale  
 Consulenza tecnica, calcolo e collaudi

Windows Veneto S.p.A.  
 Via dell'Industria, 10  
 30139 Montebelluna (TV)  
 Tel. +39 0423 222222  
 Fax +39 0423 222222

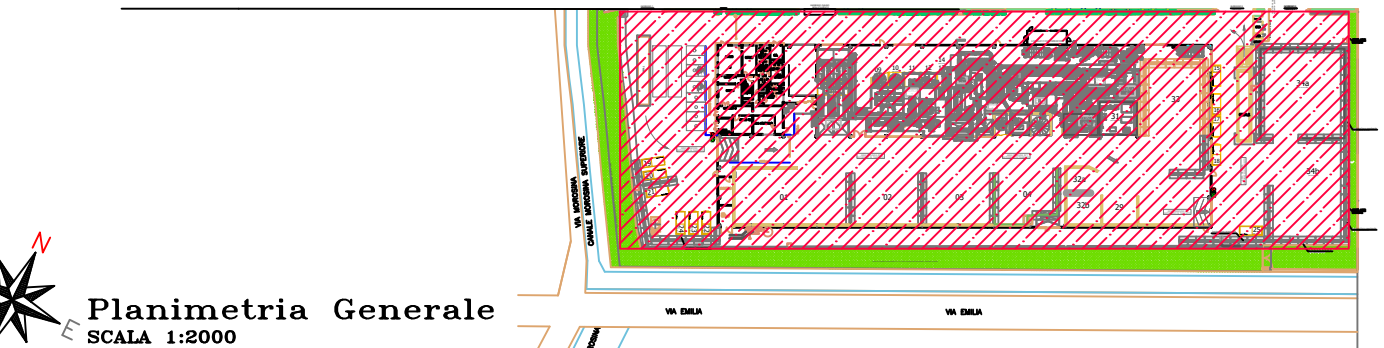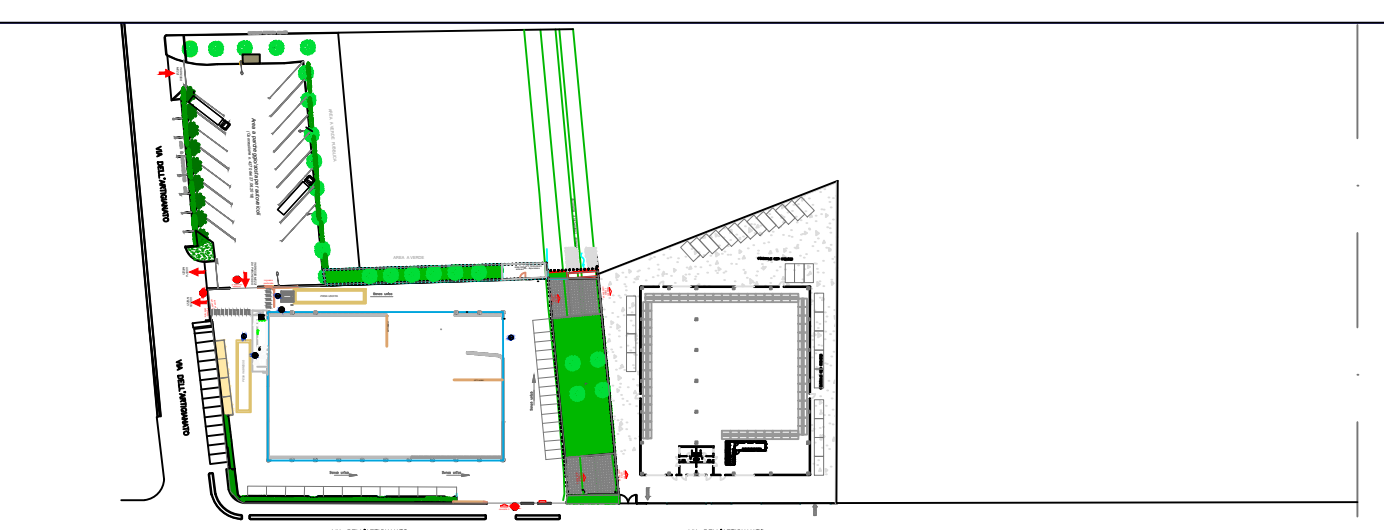

- LEGENDA SIMBOLOGIA ANTINCENDIO CIV. 41**
- PORTA TAGLIAFUOCO REI 120
  - STRUTTURA REI 120
  - ESTINTORE A POLVERE PORTATILE
  - ESTINTORE A CO2
  - ESTINTORE CARRELLATO
  - UNITA' MOBILE A SCHUMA
  - PULSANTE ALLARME INCENDIO
  - PULSANTE SGANCIO ELETTRICO
  - SIRENA DI EMANIAZIONE "ALLARME INCENDIO"
  - SARMACNESCA INTERCETTAZIONE ANTINCENDIO
  - SARMACNESCA INTERCETTAZIONE GAS
  - SEGNALETTA OTTICO-ACUSTICA "ALLARME INCENDIO"
  - RILEVATORE OTTICO DI FUMO E CALORE
  - RILEVATORE DI GAS
  - RILEVATORE DI FUMO
  - RILEVATORE TERMOCROMOMETRICO
  - CENTRALE ALLARME INCENDIO
  - QUADRO APERTURA MANUALE MONITORE
  - PUNTO DI RITIRO IN CASO DI EMERGENZA
  - VIA D'USCITA VERSO L. E. BASSO
  - VIA D'USCITA ORIZZONTALE
  - USCITA DI SICUREZZA APPIRE VERSO L'ESTERNO

- LEGENDA SIMBOLOGIA IMPIANTO ANTINCENDIO**
- ATTACCO AUTOPOMPA V.V.F. UNI 100
  - MANICHETTA E CASSETTA ANTINCENDIO UNI 45 ML20 CON MANICHETTA E LANCIA
  - IDRANTE A COLONNA UNI 70 CON MANICHETTA E LANCIA
  - IDRANTE SOTTOSUOLO UNI 70 CON MANICHETTA E LANCIA
  - MONITORE
  - PERCORSO PRESUNTO TUBAZIONE INTERRATA PER IMPIANTO ANTINCENDIO
  - PERCORSO TUBAZIONE A VISTA PER IMPIANTO ANTINCENDIO
  - LINEA ALIMENTAZIONE GAS
- INFORMAZIONE: L'INFORMAZIONE SOTTOSCRITTA È STATA DIGITALIZZATA DA  
 MASSIMO DAVOLI 17/11/2021 11:00:40  
 DUS LORIS 8/18/11/2021 11:53:56

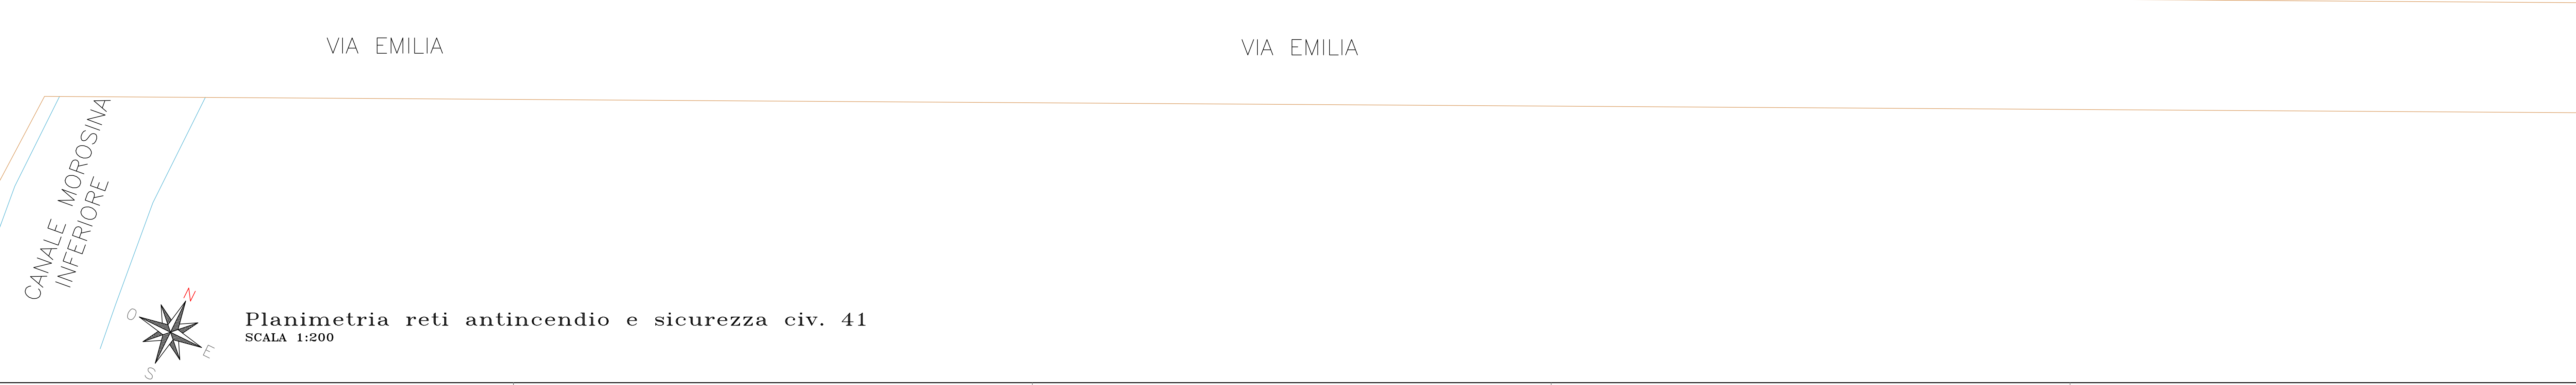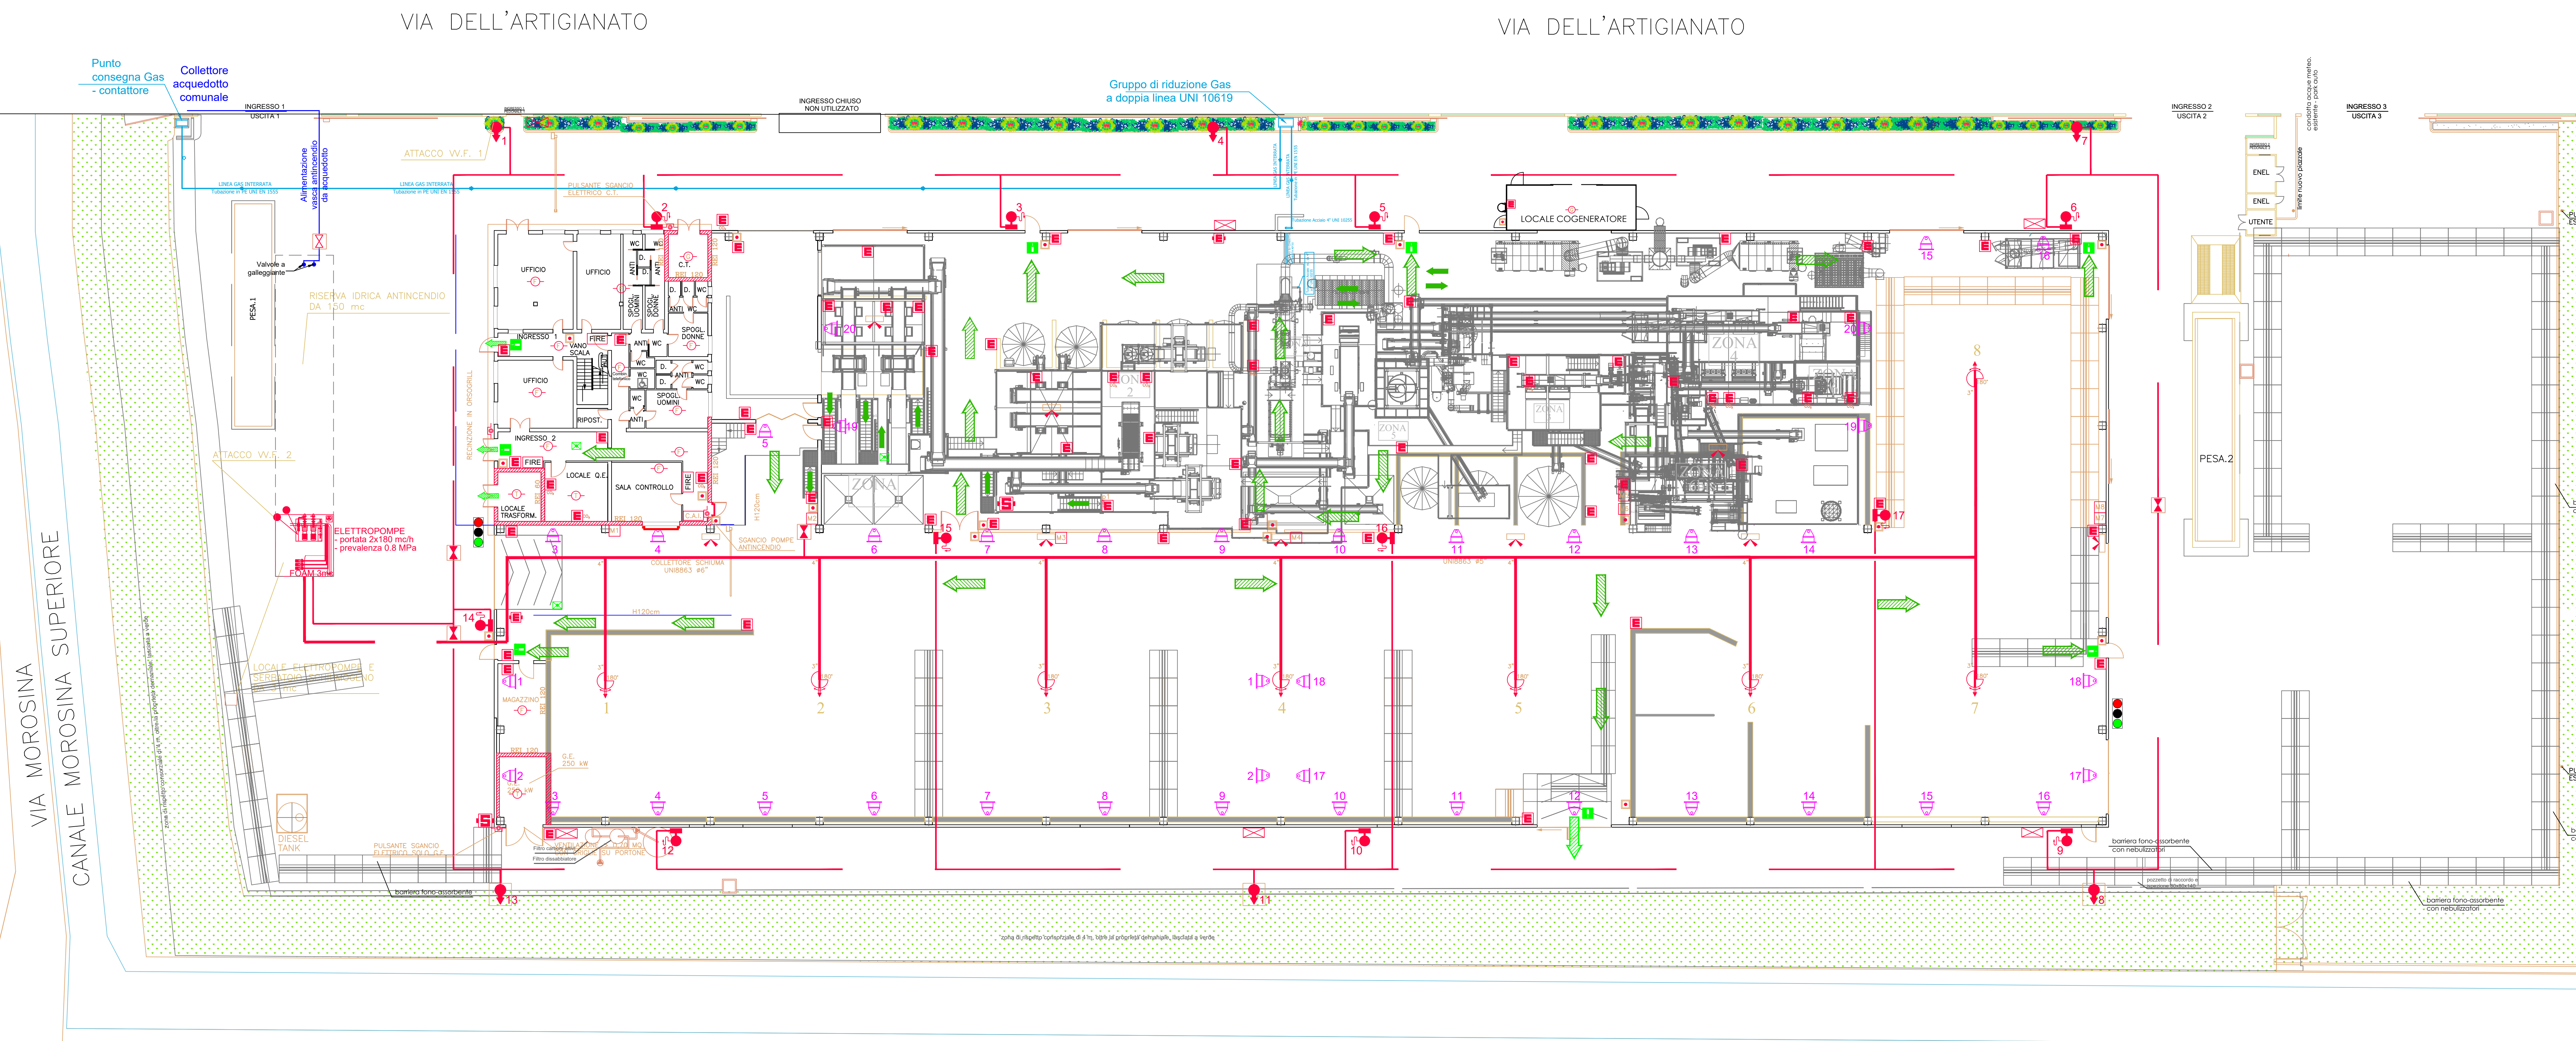

**Planimetria reti antincendio e sicurezza civ. 41**  
 SCALA 1:200