

**TL Scavi S.r.l.**  
**Cantiere demolizione ex centrale ENEL G.Volpi**  
**Comune di Venezia**



**CAMPAGNA DI RECUPERO DI RIFIUTI INERTI CON IMPIANTO MOBILE**  
**PROCEDURA DI VERIFICA DI ASSOGGETTABILITÀ A VALUTAZIONE DI**  
**IMPATTO AMBIENTALE**

**Riscontro alla richiesta di integrazioni della Città Metropolitana di Venezia**

**Allegato 2 - tavole rete di raccolta acque meteoriche**

Redatto da:



**Ing. Enrico Fabris**

Via Guglielmo Pepe n. 2

30172 Mestre (VE)

Settembre 2019

SCARICO VERITAS

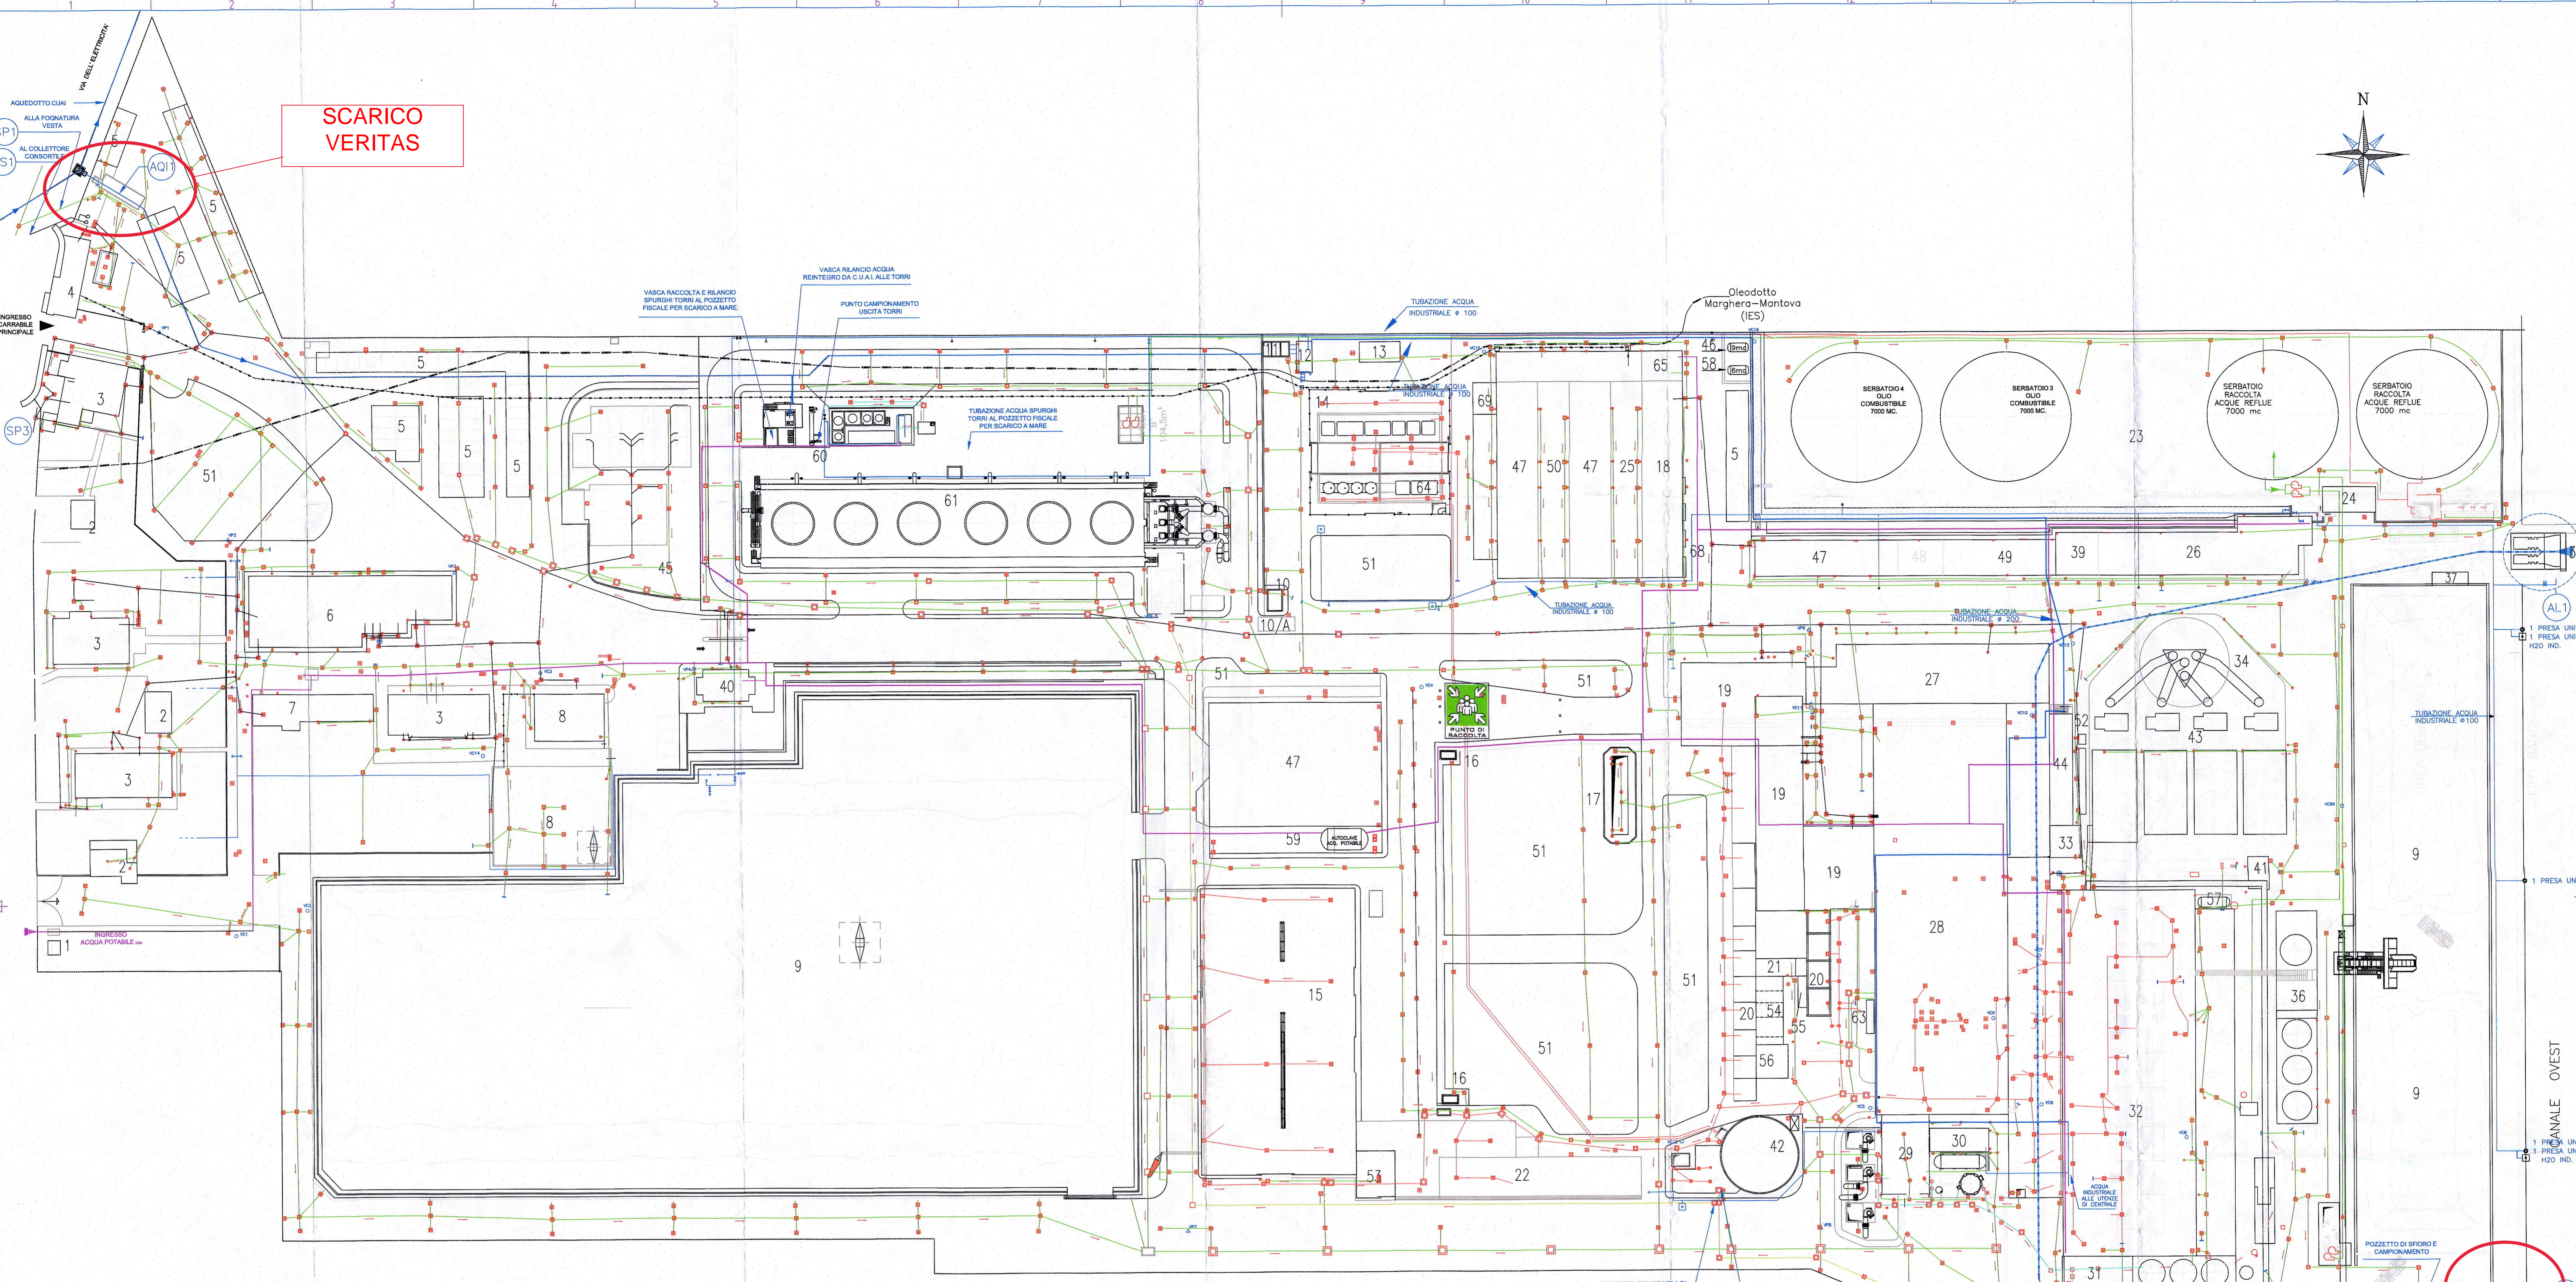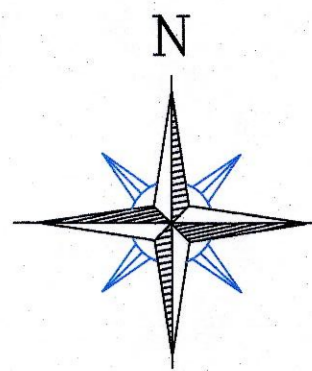

POSIZ.	DESCRIZIONE	POSIZ.	DESCRIZIONE
1	CABINA ELETTRICA DI DISTRIBUZIONE	36	IMPIANTO GENERI
2	GARAGE ABITAZIONI	37	FABBRICATO ELETTROPOMPA ANTINCENDIO
3	ABITAZIONI	38	OPERA DI PRESA ACQUA CONDENSATRICE
4	EX PORTINERIA	39	UFFICI DI MANUTENZIONE MECCANICA
5	TETTOIE AUTO	40	NUOVA PORTINERIA
6	MENSA	41	CABINA ELETTRICA 10 kV/380-220 V
7	AUTORIMESSA VEICOLI ENEL	42	IMPIANTO DISOLEAZIONE
8	STAZIONE 130 kV AT/MT Ca Emiliani	43	COMPLESSO ELETTROFILTRI - VENTILATORI
9	PARCO CARBONE	44	TRASFORM. E QUADRI ELETTROFILTRI
10	CABINA PESA 10A PESA	45	AREA IMPRESE 45A WC-DOCCE IMPRESE
11	VASCA ACQUA INDUSTRIALE	46	IMPIANTO DISTRIBUTORE GASOLIO PER AUTOTRAZIONE (9mc)
12	CABINA POMPE ACQUA INDUSTRIALE	47	RICOVERO MATERIALI DEL MAGAZZINO
13	DEPOSITO OLI LUBRIFICANTI	48	UFFICI MOVIMENTAZIONE COMBUSTIBILI
14	DEPOSITO PRELIMINARE E MESSA A RISERVA RIFIUTI	49	MAGAZZINO REP. MANUTENZIONE MECCANICA
15	STAZIONE 130 kV	50	LABORATORI A.S.P.
16	ACCESSI CLINICOLI STAZIONE	51	AIUOLE
17	VASCA DEPOSITO BOMBOLE IDROGENO	52	ELETTROFILTRO PILOTA
18	SPOGLIATORI OPERAI	53	DEPOSITO TEMPORANEO RIFIUTI PERICOLOSI
19	LABORATORI E OFFICINE	54	LOCALI TRASFORMATORI F.M.
20	TRASFORMATORI	55	BOX BOMBOLE GAS LABORATORIO CHIMICO
21	CABINA ANTINCENDIO	56	CABINA ELETTRICA STAZIONATORI : CENTRO STELLA
22	DEPOSITO PRELIMINARE E MESSA A RISERVA RIFIUTI	57	SERBATOIO GASOLIO AGEVOLATO
23	PARCO SERBATOI NAFTA	58	SERBATOIO GASOLIO DA RISCALDAMENTO (6mc)
24	CABINA POMPE NAFTA	59	RICOVERO MACCHINE OPERatrici
25	MAGAZZINO	60	IMPIANTO DI FILTRAZIONE E TRATTAMENTO ACQUA TORRI
26	OFFICINA MECCANICA	61	TORRI DI RAFFREDDAMENTO
27	UFFICI DIREZIONE	62	
28	SALA MACCHINE	63	CASSONE OLIO LUBRIFICAZIONE DI RISERVA TURBINA
29	IMPIANTO DEMINERALIZZAZIONE	64	SERBATOIO STOCCAGGIO OLIO DIELETRICO
30	AUTOCALDAIE ANTINCENDIO	65	CALDAIE PER RISCALDAMENTO UFFICI E SPOGLIATOI
31	IMPIANTO TRATTAMENTO ACQUE REFLUE	66	SERBATOI RACCOLTA ACQUE EMUNTE
32	CALDAIE	67	
33	CALDAIA AUSILIARIA	68	DEPOSITO BOMBOLE MAGAZZINO
34	CIMINIERA	69	DEPOSITO VERNICI
35	IMPIANTO TRASPORTO CARBONE		

- (AL) ATTINGIMENTO ACQUE LAGUNARI
- (SP) SCARICO ACQUE METEORICHE
- (SM) SCARICO MISTO ACQUE METEORICHE ED INDUSTRIALI
- (SS) SCARICO ACQUE DI SERVIZI
- (SR) SCARICO ACQUE INDUSTRIALI DI RAFFREDDAMENTO

- POZZETTO CON CHIUSINO
- POZZETTO CON CADITOIA
- POZZETTO ELETTRICO
- PLUVIALE
- PLUVIALE SU POZZETTO
- ⊙ FOSSA BIOLOGICA
- ▭ VASCHE
- ▲ VERTICE POLIGONALE
- ASSE TUBAZIONI ACQUE BIANCHE
- ASSE TUBAZIONI ACQUE NERE
- ASSE TUBAZIONI ACQUE OLEOSE
- ASSE TUBAZIONI ACQUE ACIDE
- ASSE TUBAZIONI ACQUE TRATTATE
- ASSE TUBAZIONI ELETTRICHE
- PERCORSO TUBAZIONI ACQUA INDUSTRIALE
- PERCORSO TUBAZIONI ACQUA POTABILE

LE QUOTE ALTIMETRICHE SONO RIFERITE:  
 -AL CARPOSAIO +3.50 ML. RILEVATO SU INGRESSO GR.F.  
 -AL FONDO INTERNO DEL TUBO

SCARICO SP1

B18\_PS\_PlanStab\_AT  
 B19\_AL\_Ambiente Idrico

CENTRALE DI Marghera

**Planimetria Generale  
 reti fognarie e scarichi**

3	20/01/13	Self	Vis	Ran	ppPM	Vasca	etab	dotto	№
2	09/09/09	Self	Vn	Vn	ppPM	Impianti	unite	totale	
1	29/05/06	Self	SP	Vn	ppPM	collage	to	ad	ALIA

EDIZ. DATA DES. CONTR. VISTI UFF. NOTE

SCALA 1:500

PROTOCOLLO n°PM020587 DIS. N° PM00188

PM 0 58 00

SEZ. S.I. U.F. ISF U.E.

PER PLANIMETRIE SCALA 1:200 VEDI DA TAVOLA 1 A TAVOLA 6

PERIODICITÀ: ANNUALE

PRODOTTORE: Enel

PROGETTISTA: KCK

ESECUTORE: UBTF S

REDAZIONE: PM

VERIFICA: S.I.

APPROVAZIONE: S.I.

DATA: 20/01/13

SCALE: 1:500

PRODOTTORE: Enel

PROGETTISTA: KCK

ESECUTORE: UBTF S


REDAZIONE: PM

VERIFICA: S.I.



APPROVAZIONE: S.I.

DATA: 20/01/13

# Scarico Veritas

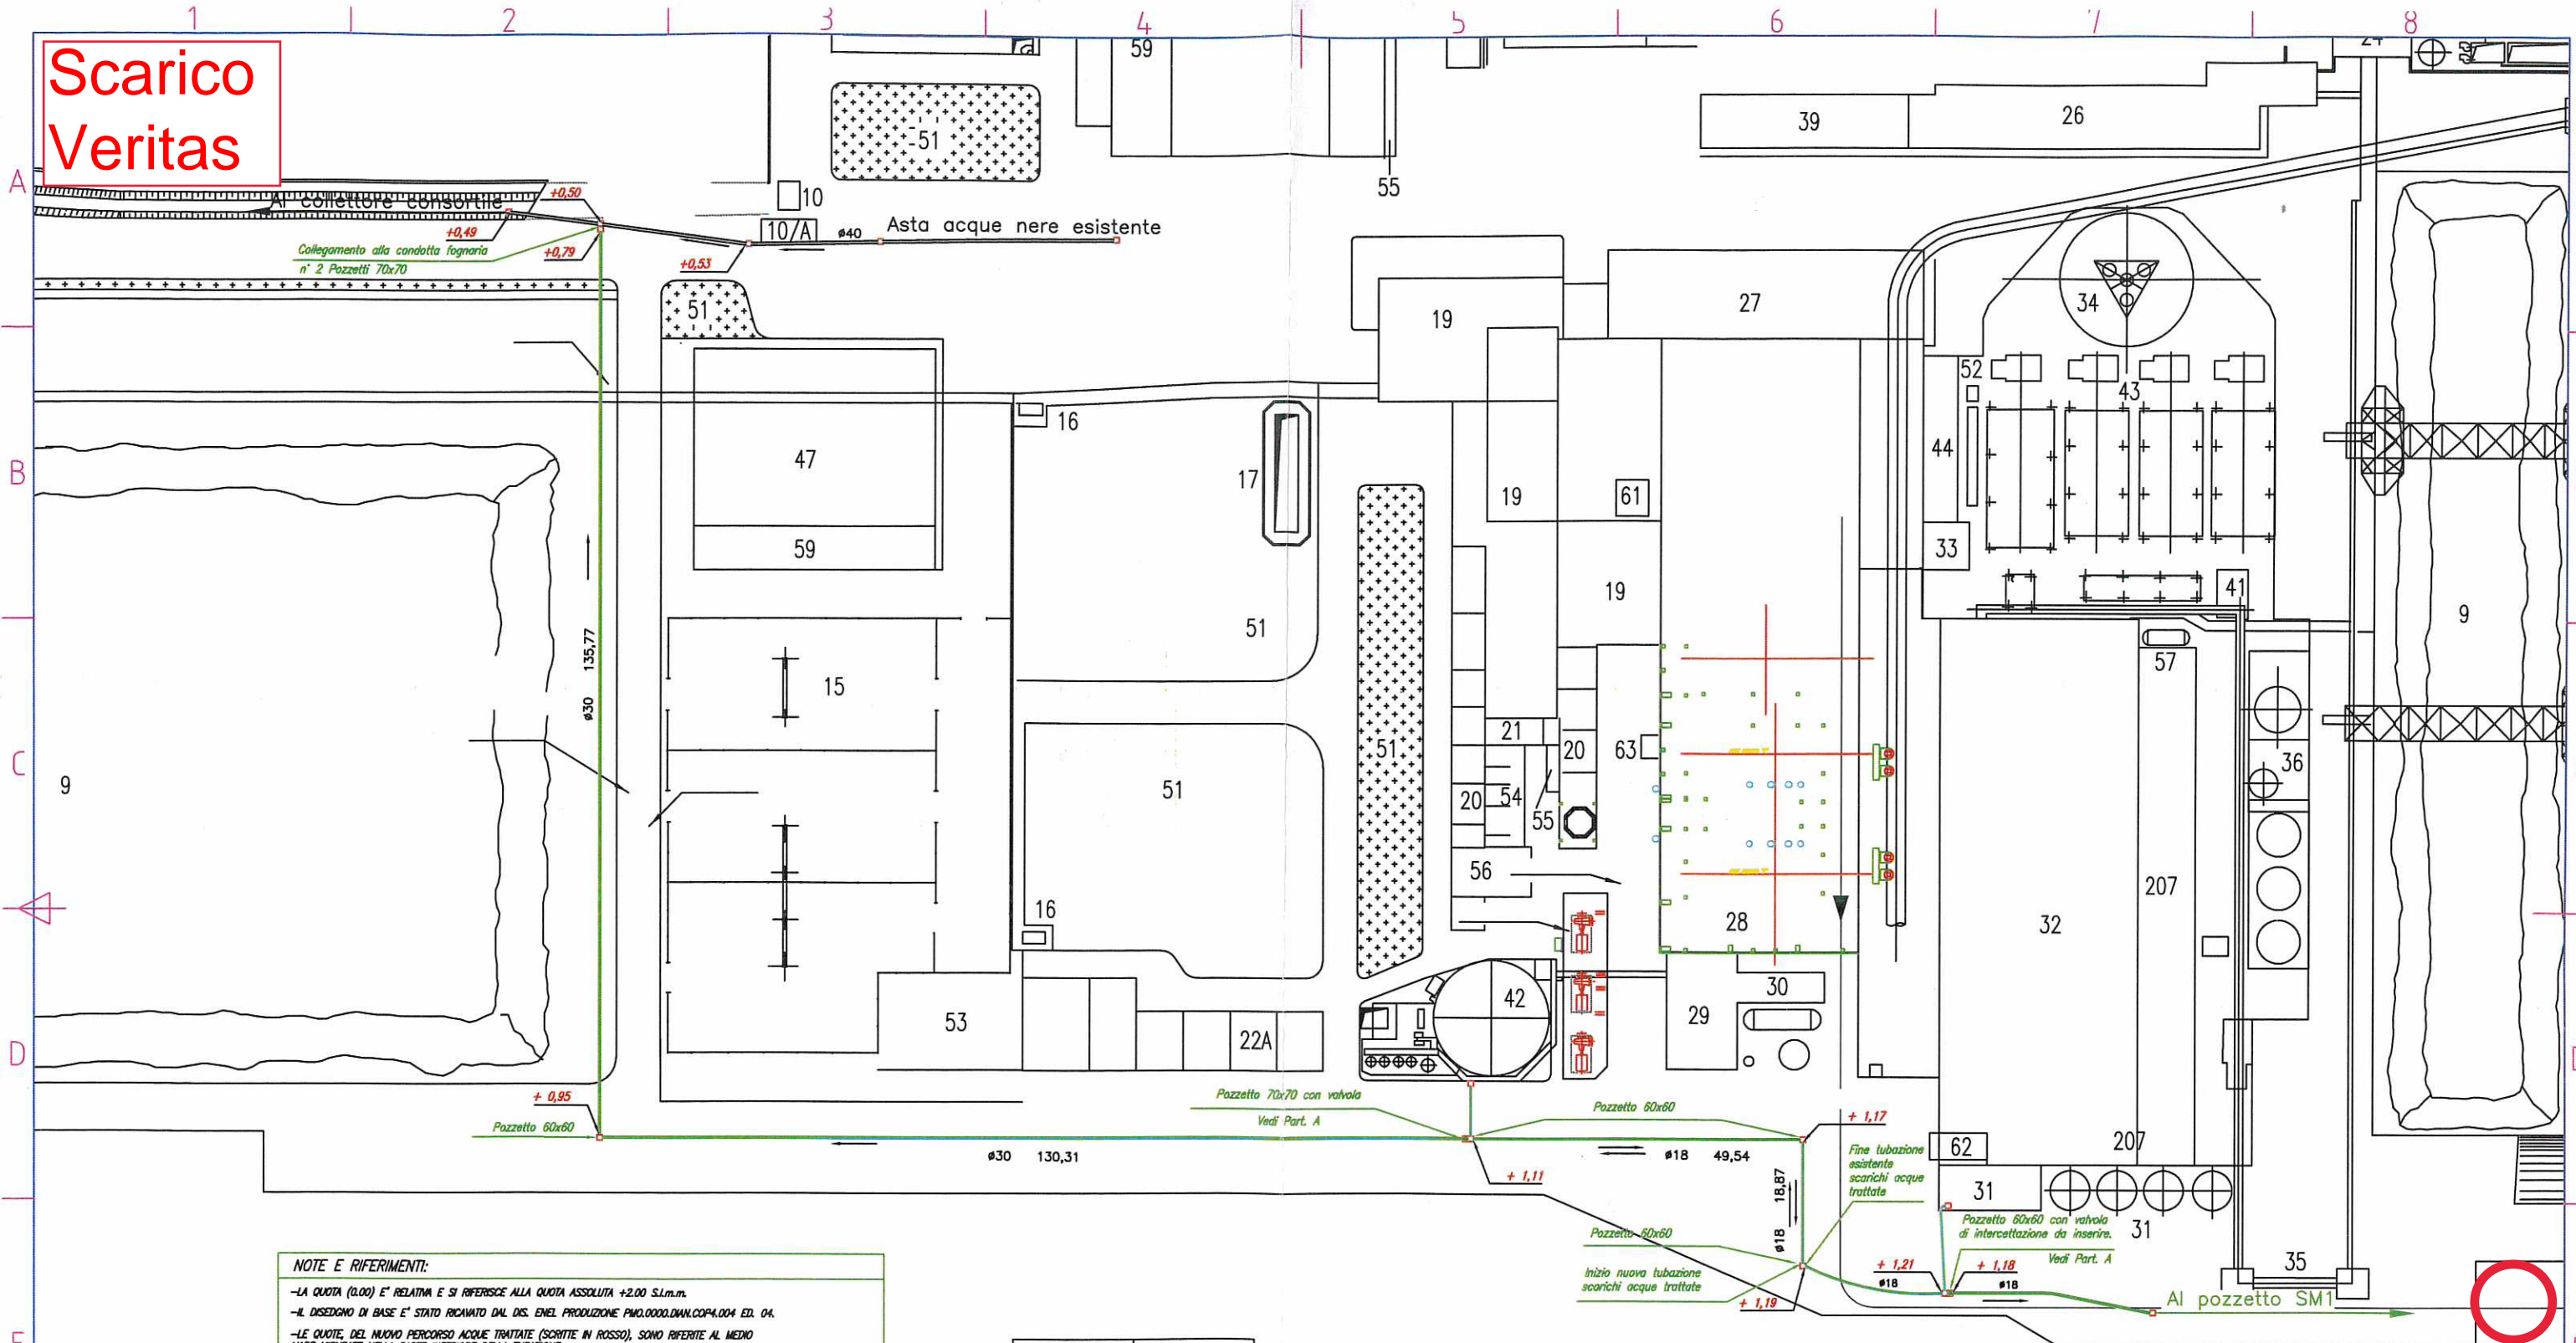

**NOTE E RIFERIMENTI:**  
 -LA QUOTA (0.00) E' RELATIVA E SI RIFERISCE ALLA QUOTA ASSOLUTA +2.00 S.l.m.m.  
 -IL DISEGNO DI BASE E' STATO RICAVATO DAL DIS. ENEL PRODUZIONE PM0.0000.DIAN.COP4.004 ED. 04.  
 -LE QUOTE DEL NUOVO PERCORSO ACQUE TRATTATE (SCRITTE IN ROSSO), SONO RIFERITE AL MEDIO MARE MISURATE NELLA PARTE INFERIORE DELLA TUBAZIONE.

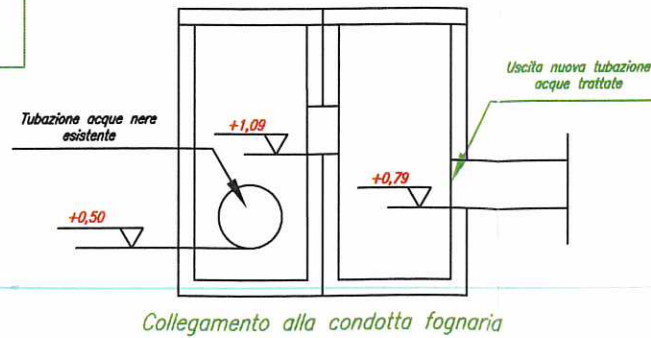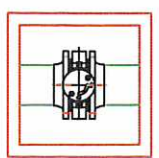

Note:  
 1) Per Planimetria Generale vedi dis. PM00123

# Scarico SP1

							CENTRALE DI: Marghera						
							Percorso nuova tubazione, scarico acque trattate da collegare con l'asta fognaria						
							Per Autorizzazione						
1	26/11/02				Prog.	Per Autorizzazione	SOST. N°	FOGLIO N°	1				
EDIZ.	DATA	DIS.	CONTR.	VISTO	UFF.	NOTE							
							SCALA						
							PM	58	00				
							CENTRALE	SEZ.	S.I.	U.F.	SP	U.E.	
							CODICE "B"			TIPO DOC	ESECUTORE		
							PROTOCOLLO N° PM020225			DIS. N°	PM00122		
										KCL	UBTFS		

