


Sito Produttivo di: CAFAR Società Agricola Cooperativa fra Allevatori Romgnoli Via Confin n.94 - 30020 - Torre di Mosto - Venezia Tel. 0421 - 326611	Provincia di VENEZIA Comune di Torre di Mosto Fig. 4 Mapp. 287	
	Scala 1:500	Data 10.07.2024
Oggetto: Planimetria dello stabilimento con l'individuazione dei punti di emissione e trattamento degli scarichi in atmosfera.	Il Tecnico	
	Stato di fatto	
Studio Tecnico Topografico CALCINOTTO GEOM. WALTER Via Largo Indipendenza, 12 - 30021 S. Giorgio di Livenza - VENEZIA Tel. +39.0421.290390	Tav.	
	3	
File 24018_p1.dwg	Planimetria	

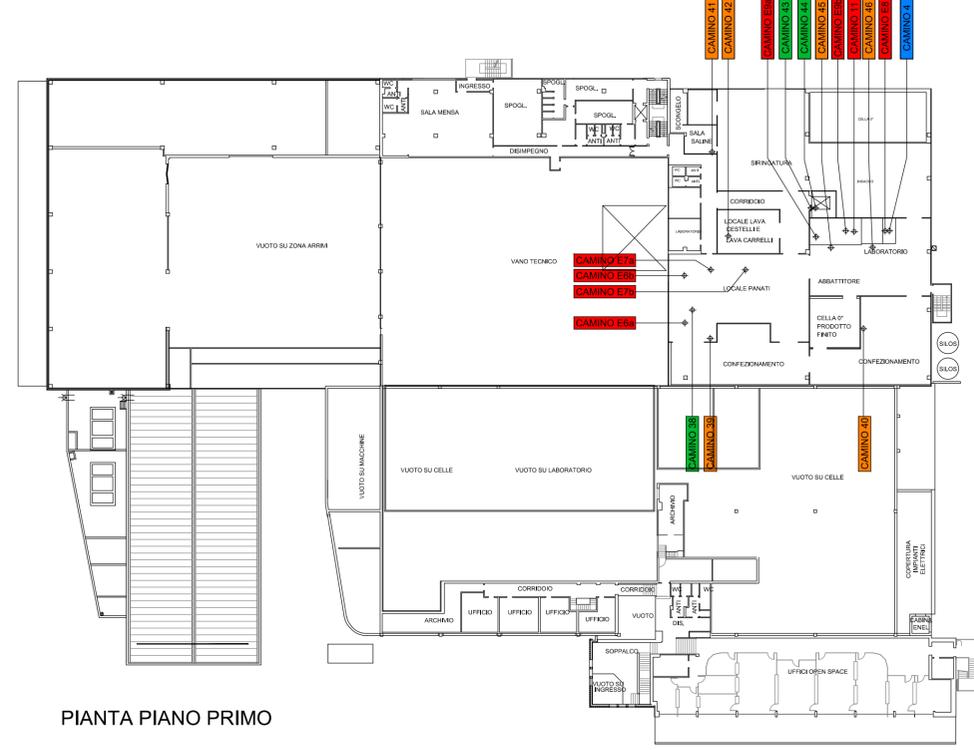

PIANTA PIANO PRIMO

PIANTA PIANO SECONDO



PIANTA PIANO TERRA

LEGENDA

- ⊕ CAMINO CAMINO SOGGETTO A VERIFICA PERIODICA
- ⊕ CAMINO CAMINO ESCLUSO SOGGETTO SOLO PRIMA VERIFICA
- ⊕ CAMINO CAMINO D'AEARAZIONE
- ⊕ CAMINO CAMINO TECNICO

- CAMINO 1 Camino caldaia 1 a metano
- CAMINO 2 Camino caldaia 2 a metano
- CAMINO 3 Camino caldaia 3 a metano
- CAMINO 4 Camino forno 4 a metano
- CAMINO E1A Evacuazione vapori olio di cottura
- CAMINO E1B Evacuazione vapori olio di cottura
- CAMINO E1C Evacuazione vapori olio di cottura
- CAMINO E1D Evacuazione vapori olio di cottura
- CAMINO E1E Evacuazione vapore d'acqua / fumo di processo cottura
- CAMINO E1F Evacuazione vapore d'acqua / fumo di processo cottura
- CAMINO E1G Evacuazione vapore d'acqua / pasteurizzazione in busta
- CAMINO E1H Evacuazione vapore d'acqua / fumo di processo cottura
- CAMINO E1I Evacuazione vapore d'acqua di processo spiumatura
- CAMINO 14 Aerazione cabina 4 B.T.
- CAMINO 15 Aerazione locali compressori ammoniaci
- CAMINO 16 Aerazione cabina M.T.
- CAMINO 17 Aerazione locale compressori freon
- CAMINO 18 Ricambi d'aria condizionamento
- CAMINO 19 Ricambi d'aria condizionamento
- CAMINO 20 Sifato linea acque nere
- CAMINO 21 Aerazione spogliatoio celle
- CAMINO 22 Ricambi d'aria spogliatoio celle
- CAMINO 23 Aerazione servizi celle
- CAMINO 24 Ricambi d'aria uffici celle
- CAMINO 25 Ricambi d'aria uffici celle
- CAMINO 26 Aerazione servizi uffici 1 piano
- CAMINO 27 Sifato linea acque nere servizi uffici 1 piano
- CAMINO 28 Evacuazione vapore d'acqua di lavaggio
- CAMINO 29 Aerazione cabina 1 e 2 B.T.
- CAMINO 30 Aerazione cabina 1 e 2 B.T.
- CAMINO 31 Aerazione eolica cabina generale M.T.
- CAMINO 32 Aerazione eolica cabina Enel M.T.
- CAMINO 33 Sifato linea acque nere
- CAMINO 34 Sifato linea acque nere
- CAMINO 35 Aerazione spogliatoi 1 e 2 piano
- CAMINO 36 Aerazione spogliatoi 1 e 2 piano
- CAMINO 37 Sifato linea acque nere
- CAMINO 38 Ererazione locali panati
- CAMINO 39 Evacuazione azoto di processo
- CAMINO 40 Evacuazione vapore d'acqua di processo confez. spell.
- CAMINO 41 Evacuazione polveri locale droghe
- CAMINO 42 Evacuazione vapore d'acqua di lavaggio
- CAMINO 43 Sifato corsa montacarichi
- CAMINO 44 Ricambio d'aria statico locale tecnico montacarichi
- CAMINO 45 Evacuazione vapore d'acqua locale forni
- CAMINO 46 Evacuazione vapore d'acqua locale forni
- CAMINO 47 Evacuazione vapore d'acqua di lavaggio
- CAMINO 48 Tubazione svuotamento CO2
- CAMINO 49 Tubazione evacuazione CO2 di processo
- CAMINO 50 Aerazione locale quadri elettrici
- CAMINO 51 Aerazione locale quadri elettrici
- Ventilatori in estrazione a soffitto

Riproduzione cartacea del documento informatico sottoscritto digitalmente da MONTANARI ANTONIO il 20/12/2024 17:22:57 ai sensi dell'art. 20 e 23 del D.Lgs. 82/2005