




INGOMBRO FORNO

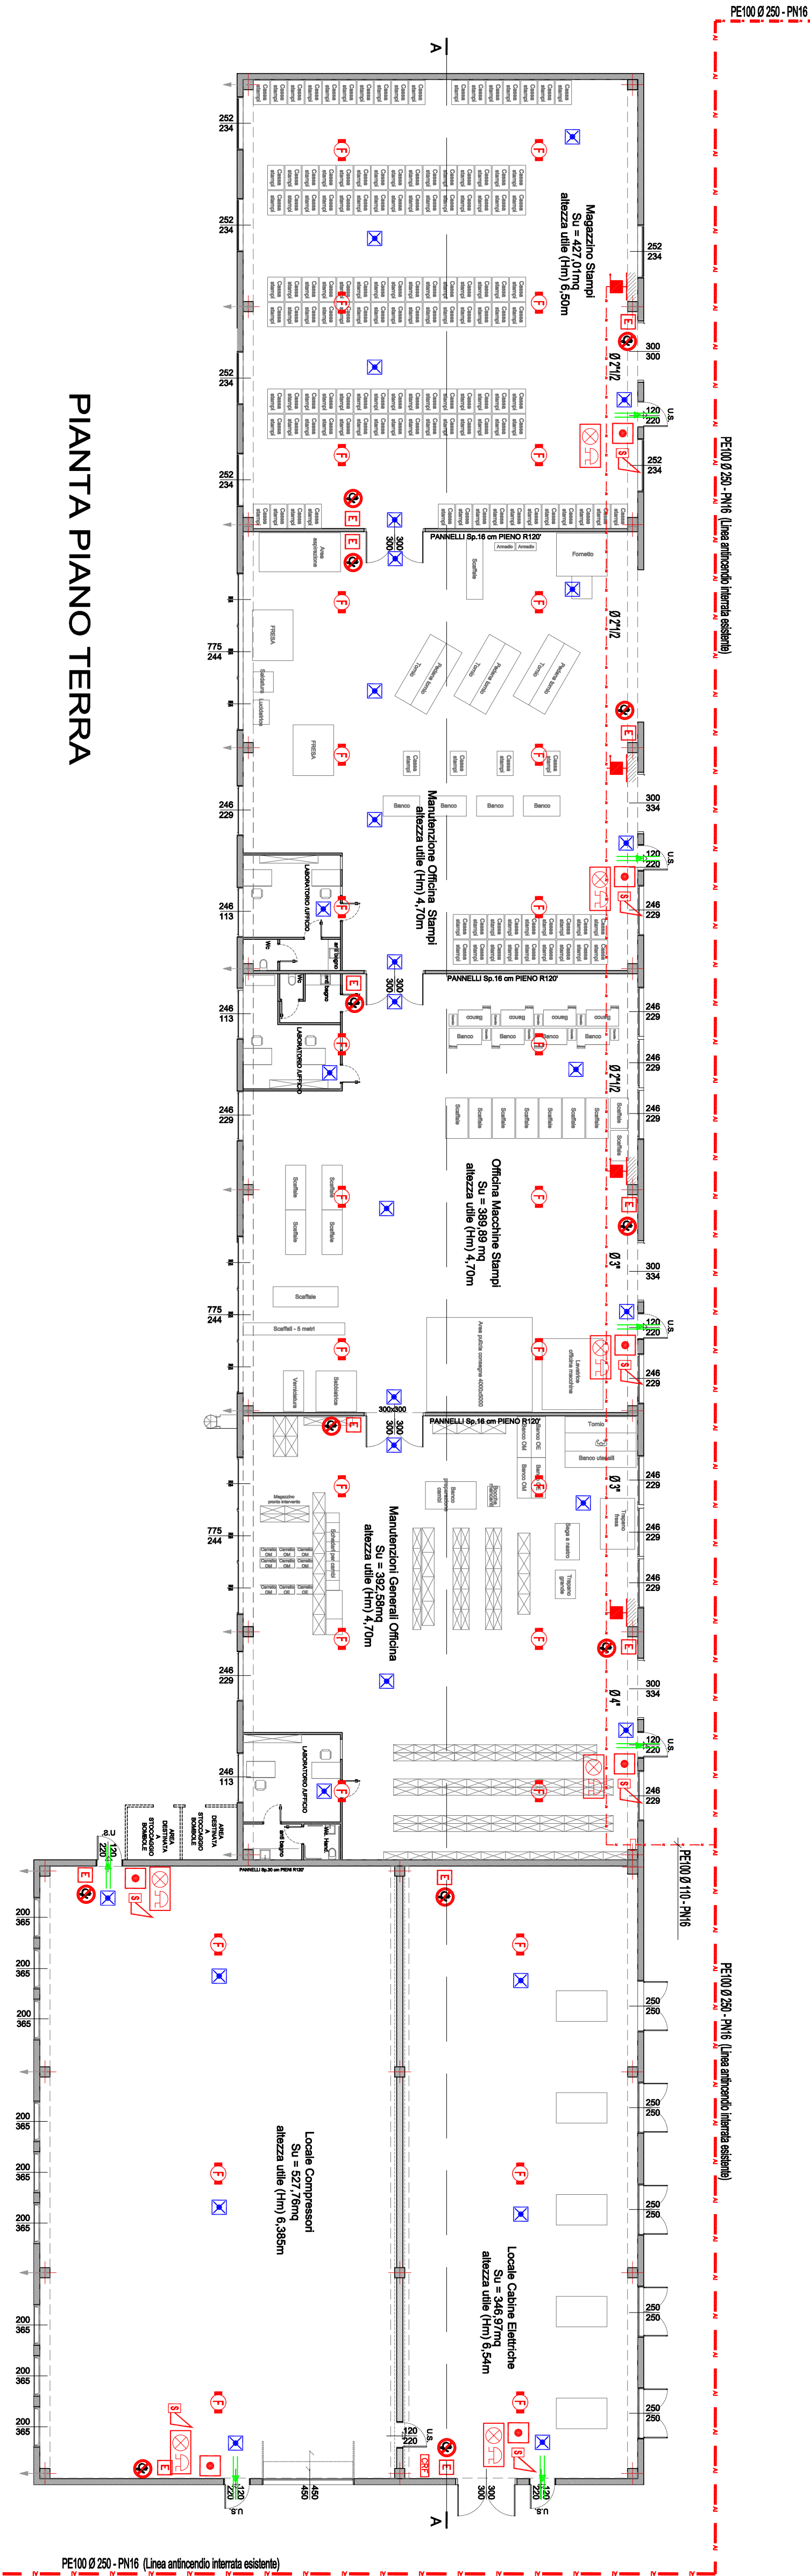

PIANTA PIANO TERRA

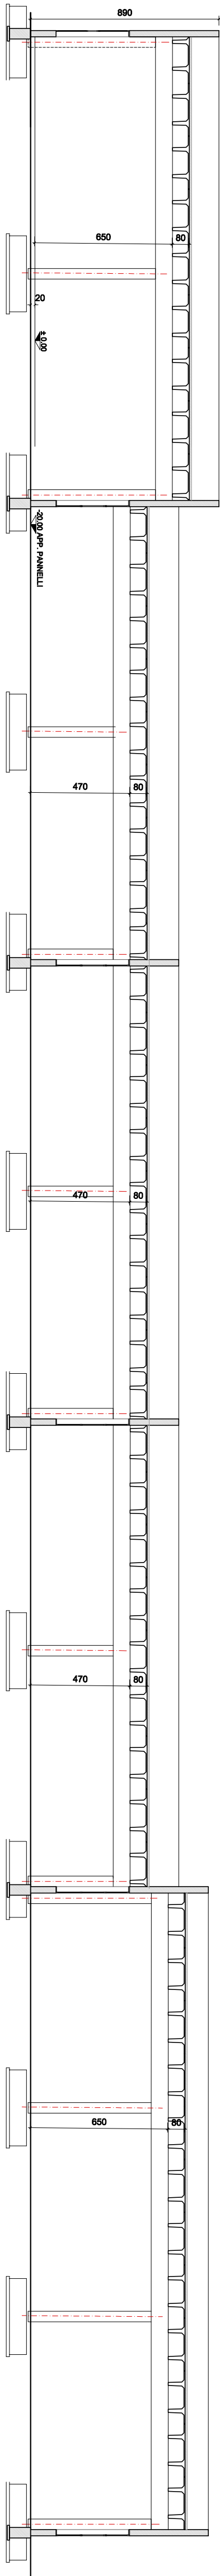

SEZIONE A-A

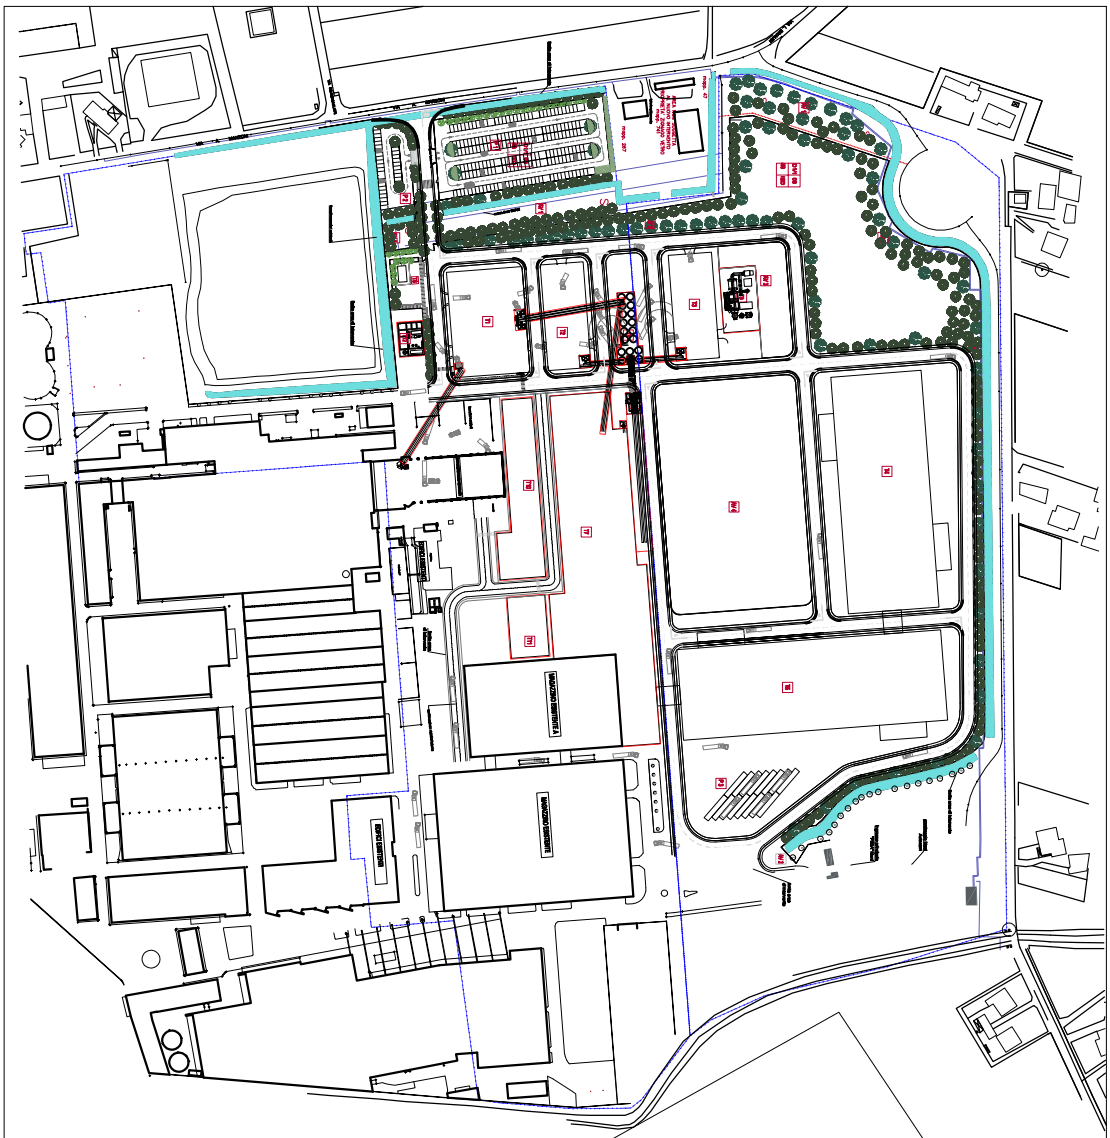

PLANIMETRIA DI INQUADRAMENTO GENERALE

LEGENDA SIMBOLI

- Neop a muro UNICS a pressione elevata con manichetta di 25 m. UNI EN 6117 e UNI 107314
- Edificio a C22 a parete
- Pulsante di allarme manuale antincendio
- Dispositivo di segnalazione allarme incendio ufficio e scudato
- Rivestimento piano di fumo
- Sensore periferico di fumo
- Sirena di allarme allarme di evacuazione a tempo segreto scudato
- Centralina di allarme antincendio generale
- Lampada di illuminazione di emergenza alimentata da gruppo scudatore
- Pericolo ostacolo via di scudo
- Tubazione in polietilene alla stentata PVI6 Inerme
- Valvola di intercettazione scudi Inerme con chiavette e scudi di fumo
- Ingresso linea antincendio nel laboratorio con giunto di transizione e valvola di intercettazione

TUTTI I PRESIDI ANTINCENDIO DOVRANNO ESSERE DOTATI DI ADEGUATA CARTELLOISTICA DI SEGNALEZIONE



Città Metropolitana  
di VENEZIA  
Regione VENETO

Ampliamento "Vetateria Zignago Vetro "

di Fossalta di Portogruaro

Sezione II

Forno Fusorio F1bis

Progetto Definitivo

COMMITTENTE

Zignago Vetro S.p.A.

Viale Iba Marzotto, 8  
30025 - Villanova di Fossalta di Portogruaro  
VENEZIA

TITOLO ELABORATO

Manutenzioni generali  
- Impianto idrico antincendio -

NUMERO ELABORATO

PD-T10-A1-D1.0

SCALA  
1:200

DM. FOGLIO  
A1- (841 x 594mm)

DATA PRIMA EMISSIONE  
03/07/2017

PROGETTISTI

Poliese Per. Ind. Mario

Ing. Pieralberto Fadali

FIRME COMMITTENTE