



LEGENDA  

 nuovo impianto tecnologico (cogeneratore)

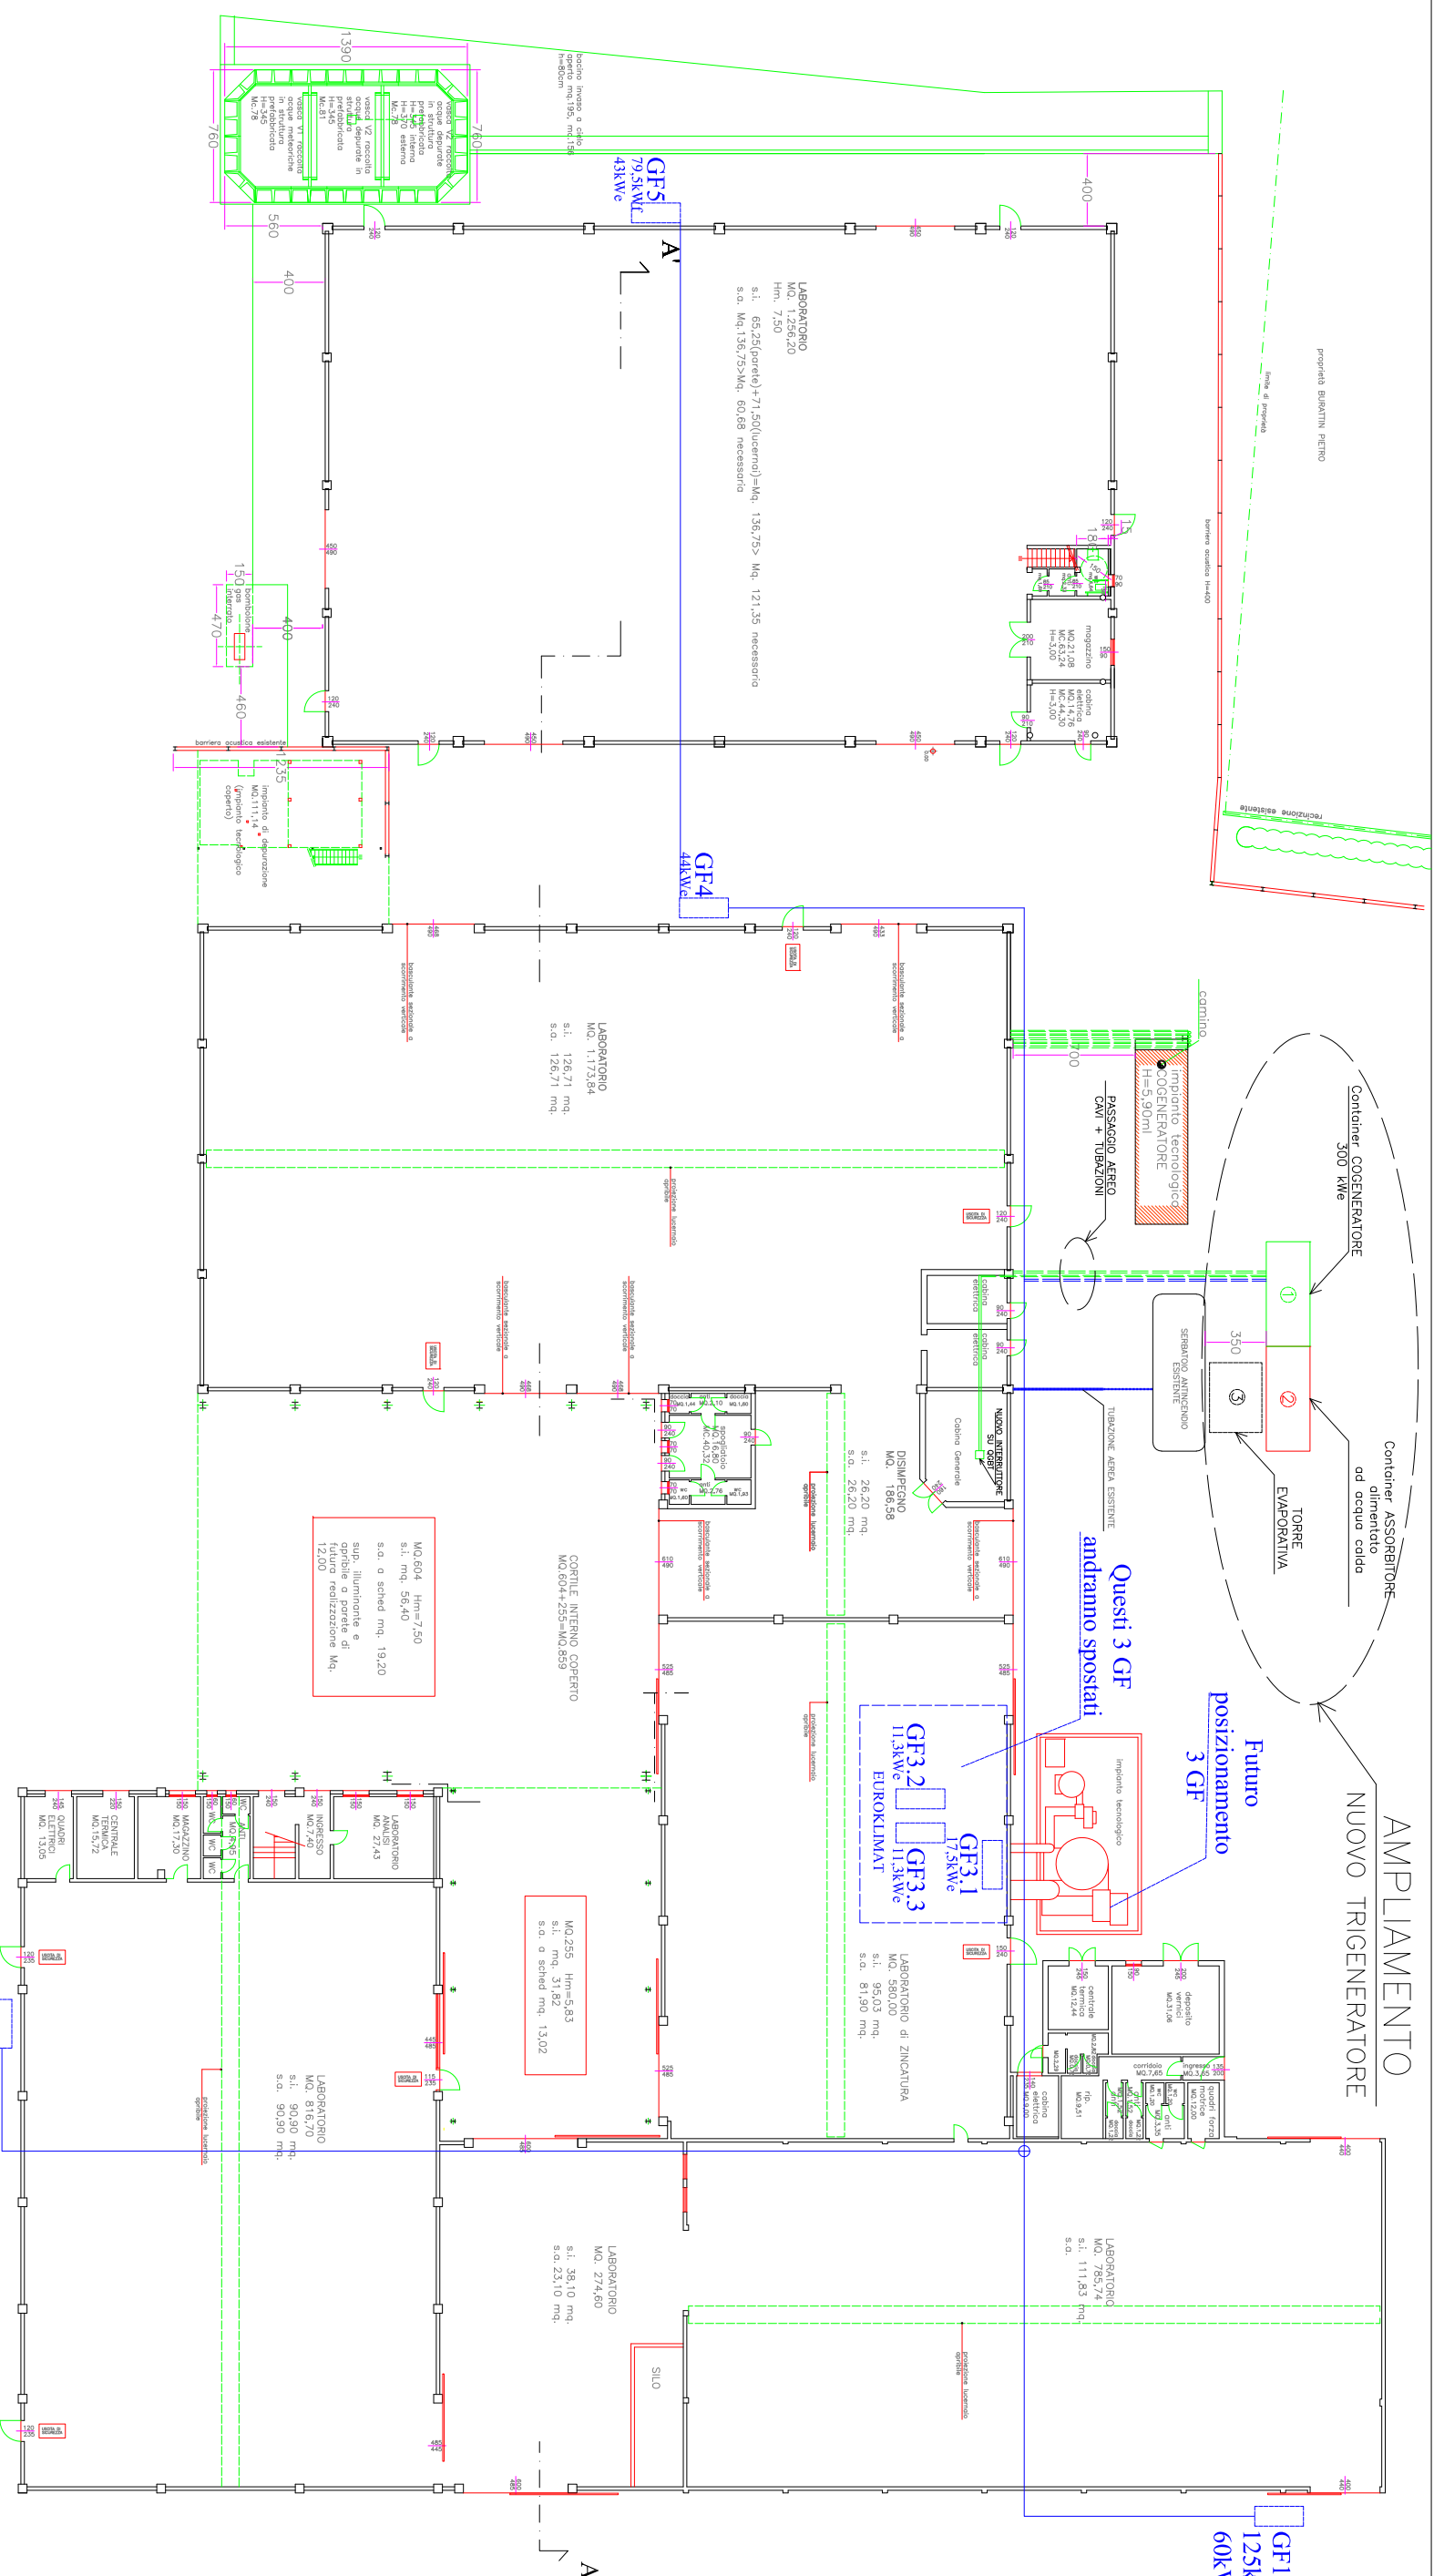

**AMPLIAMENTO  
 NUOVO TRIGENERATORE**

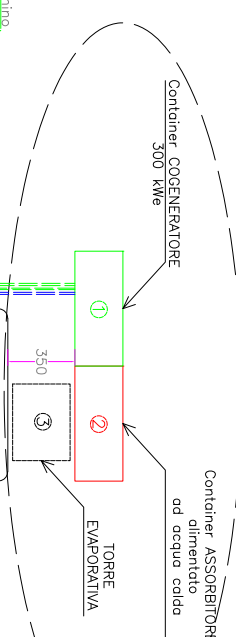

**Questi 3 GF andranno spostati**

**Futuro posizionamento 3 GF**

**PIANTA PIANO TERRA  
 SCALA 1:200**

CLIENTE: ZINCATURA NAZIONALE Via Toraldo 32 30030 VICONOVO (VE)	TITOLO: PLANIMETRIA IMPIANTO TRIGENERAZIONE 300 kWw	PROGETTISTA: Altaggio 01 all'orienta n. 405	PROG. N.:L.F.
OGGETTO: IMPIANTO DI TRIGENERAZIONE 300 kWw			DATA: 20/06/2021
 <b>Brent</b> COGENERAZIONE Via del Progresso, 5 - 36027 Noveara Veneta (VI) - 0441 790113			